


品番 T1-20-6(H)

品名	照明・安全灯(防雨型)
件名	
作成日	
縮尺	NO SCALE

20m

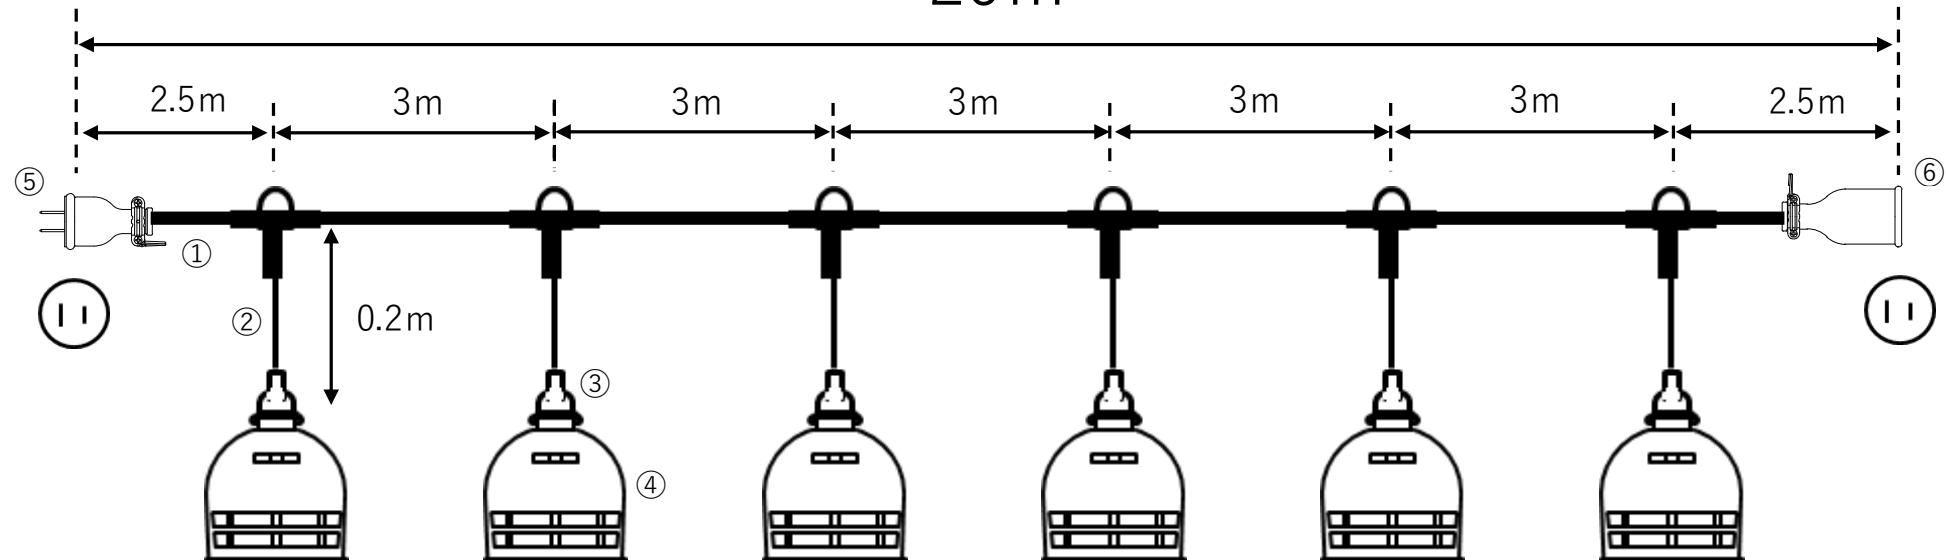

番数	名称	個数	形状	色
①	幹線	1	ソフトVCT2.0sq-2c	黒
②	支線	6	ソフトVCT1.25sq-2c	黒
③	ソケット	6	E26 防水ゴムソケット	黒
④	保護ガード	6	G130	白
⑤	端末プラグ	1	明工社MP2518 15A125V	黒
⑥	端末ボディ	1	明工社MC2608 15A125V	黒
⑦				
⑧				
⑨				
⑩				

検印	承認	製図

有限会社 岡澤工業所

〒299-4414

千葉県長生郡睦沢町下之郷1203

TEL : 0475-44-0146

FAX : 0475-44-2276