

品番

T1-30-10(HG)

品名


照明・安全灯(防雨型)

件名

作成日

縮尺

NO SCALE

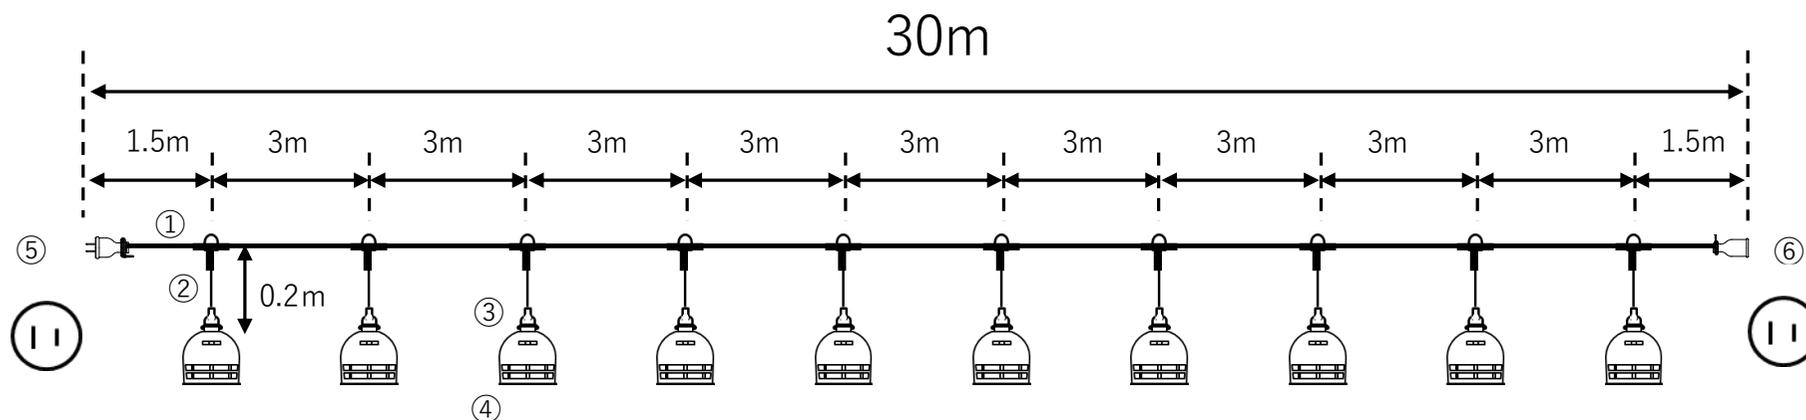

| 番数 | 名称 | 個数 | 形状 | 色 |
|----|-------|----|-------------------|---|
| ① | 幹線 | 1 | VCT2.0sq-2c | 灰 |
| ② | 支線 | 10 | VCT1.25sq-2c | 灰 |
| ③ | ソケット | 10 | E26 防水ゴムソケット | 黒 |
| ④ | 保護ガード | 10 | G130 | 白 |
| ⑤ | 端末プラグ | 1 | 明工社MP2518 15A125V | 黒 |
| ⑥ | 端末ボデー | 1 | 明工社MC2608 15A125V | 黒 |
| ⑦ | | | | |
| ⑧ | | | | |
| ⑨ | | | | |
| ⑩ | | | | |

| 検印 | 承認 | 製図 |
|----|----|----|
| | | |

有限会社 岡澤工業所

〒299-4414

千葉県長生郡睦沢町下之郷1203

TEL : 0475-44-0146

FAX : 0475-44-2276