

品番

T1-50-16(H)

品名

照明・安全灯(防雨型)


件名

作成日

縮尺

NO SCALE

50m

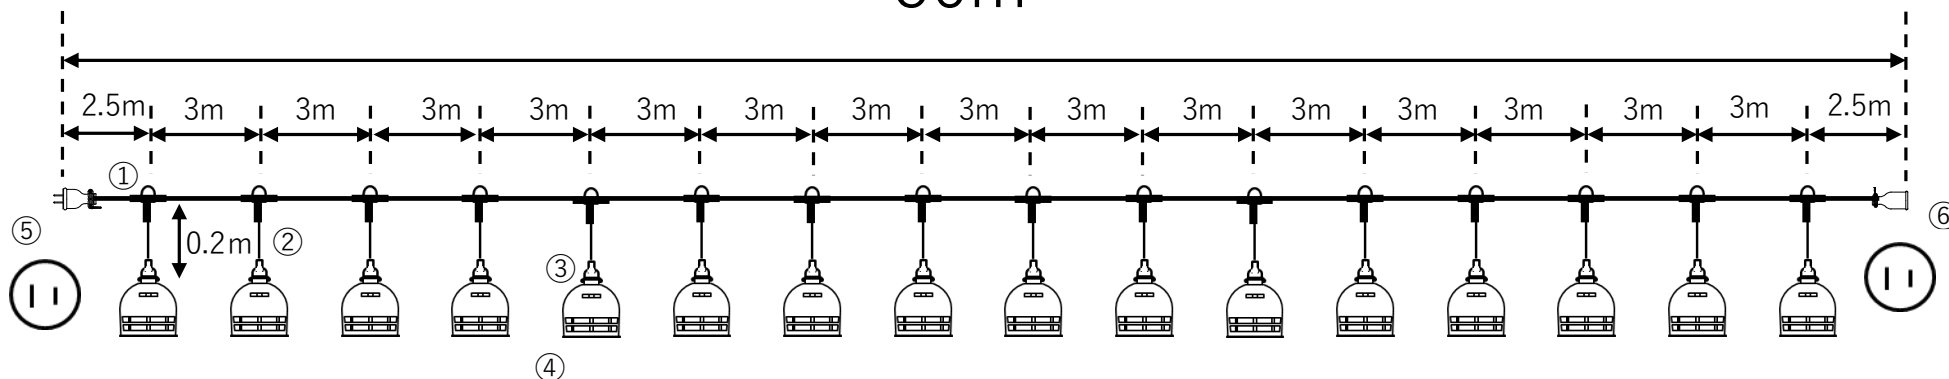

番数	名称	個数	形状	色
①	幹線	1	ソフトVCT2.0sq-2c	黒
②	支線	16	ソフトVCT1.25sq-2c	黒
③	ソケット	16	E26 防水ゴムソケット	黒
④	保護ガード	16	G130	白
⑤	端末プラグ	1	明工社MP2518 15A125V	黒
⑥	端末ボデー	1	明工社MC2608 15A125V	黒
⑦				
⑧				
⑨				
⑩				

検印

承認

製図

有限会社 岡澤工業所

〒299-4414

千葉県長生郡睦沢町下之郷1203

TEL : 0475-44-0146

FAX : 0475-44-2276